
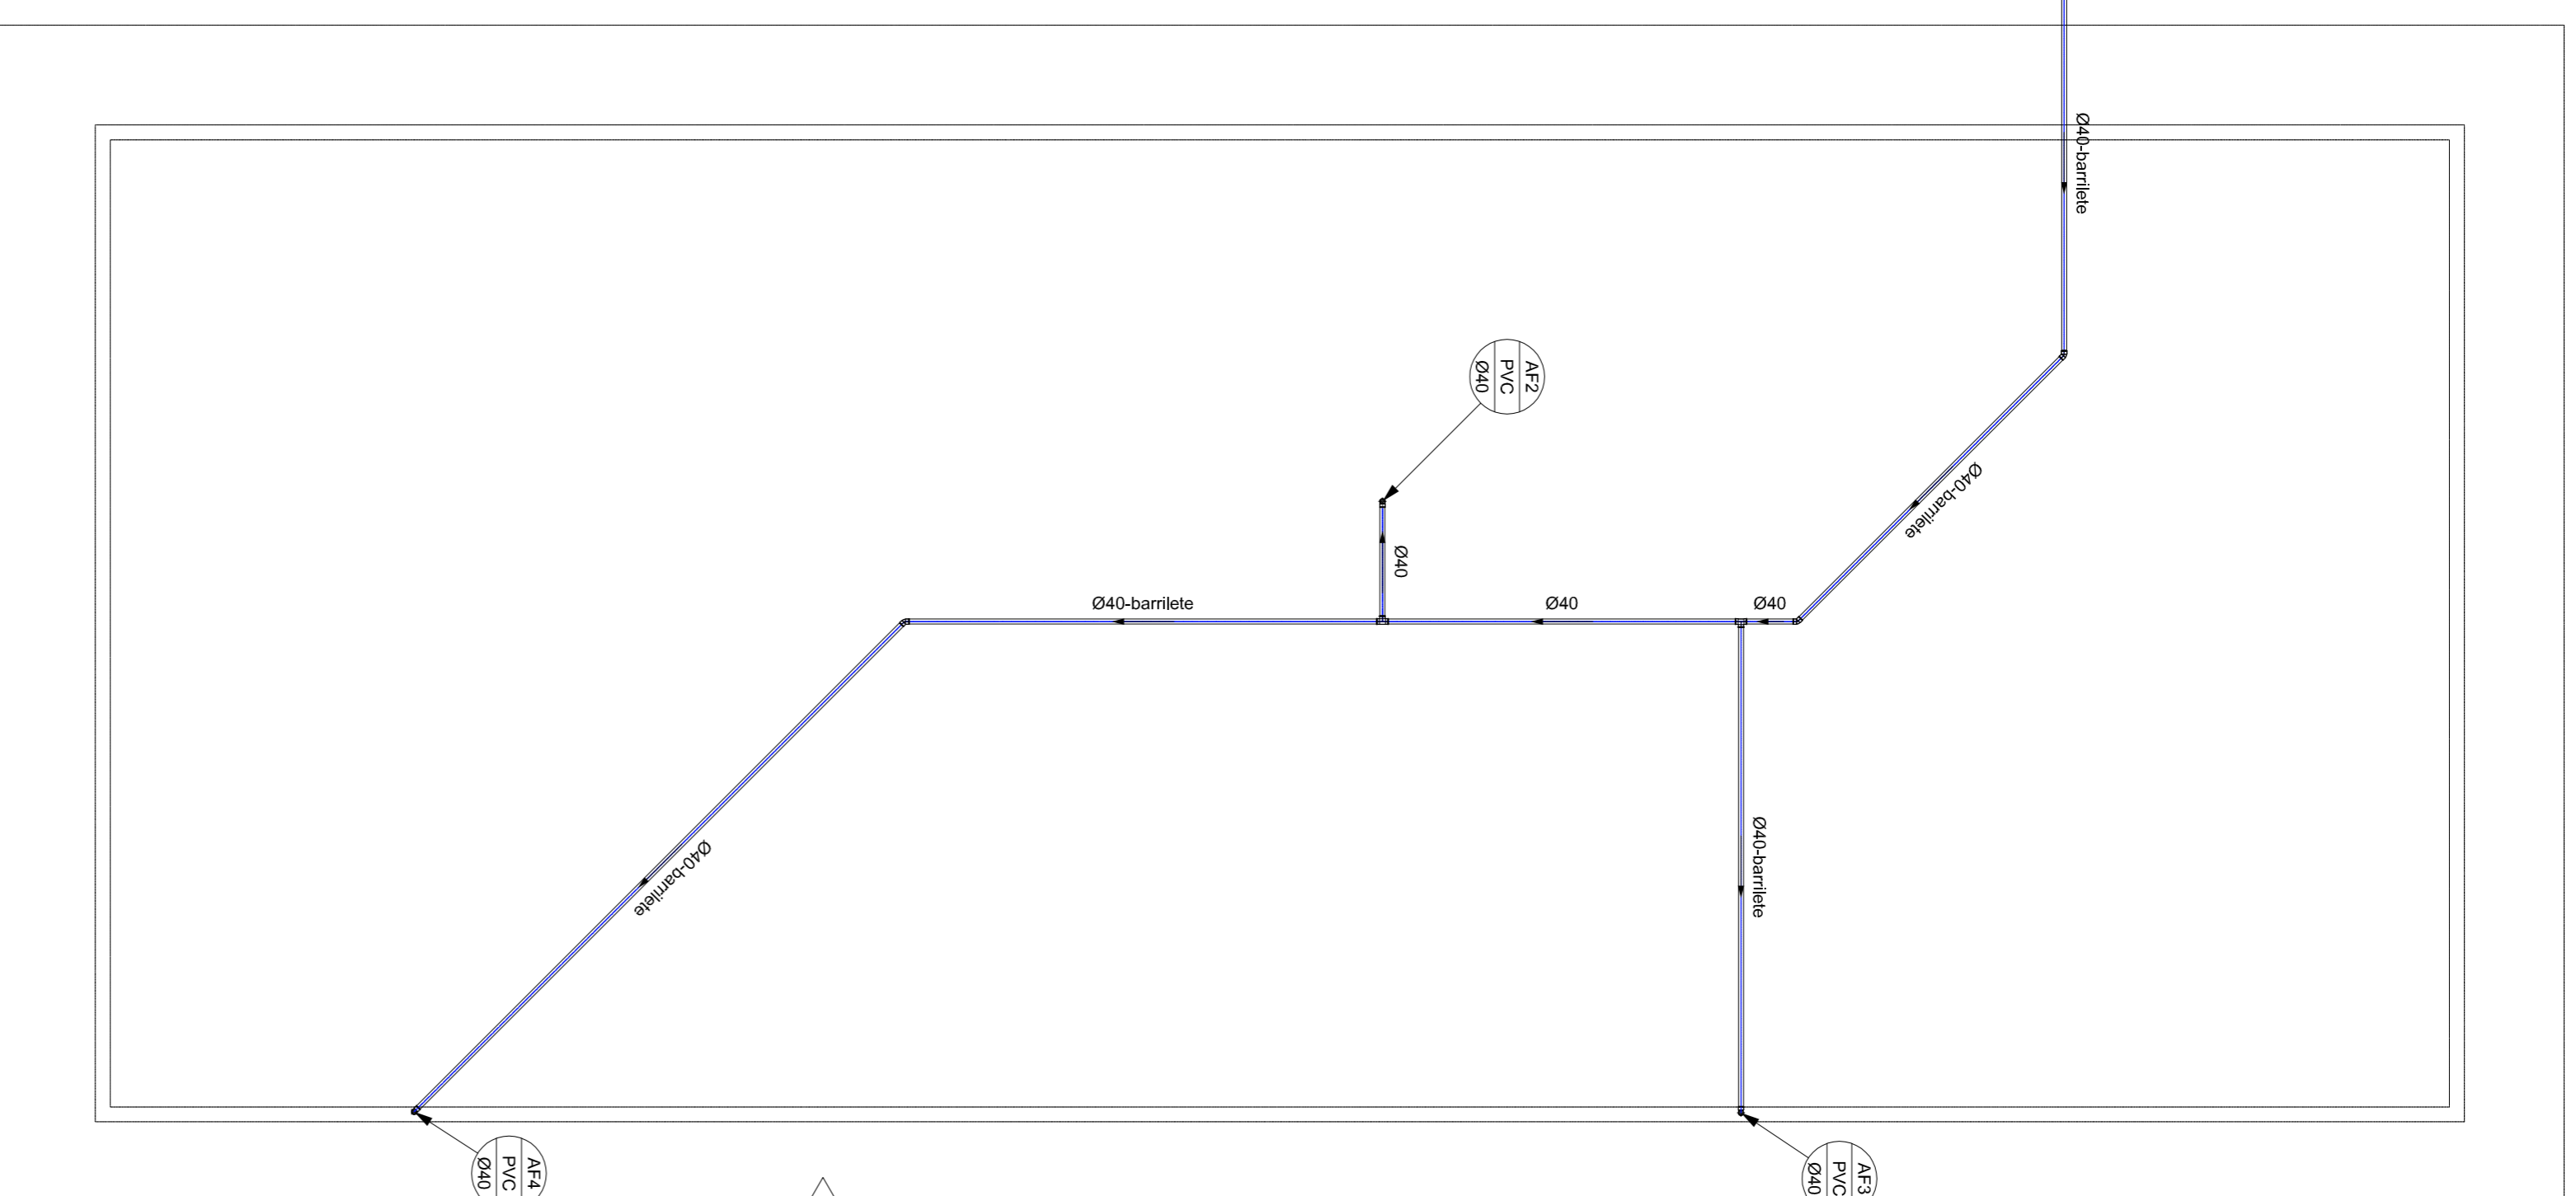
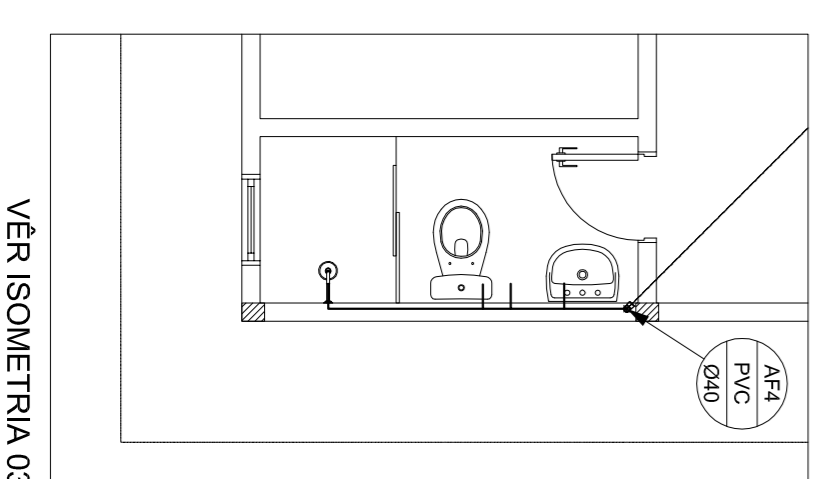
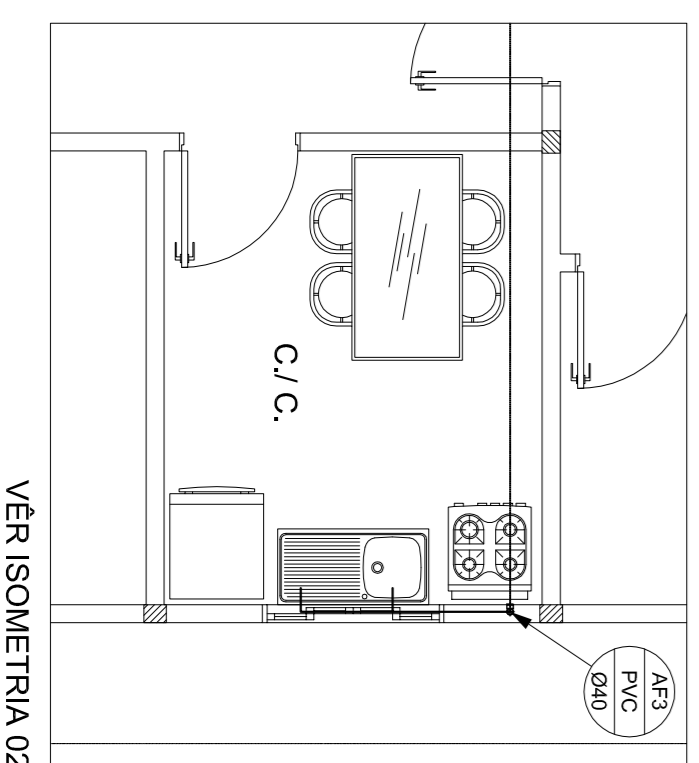


PLANTA BAIXA - HIDRÁULICA

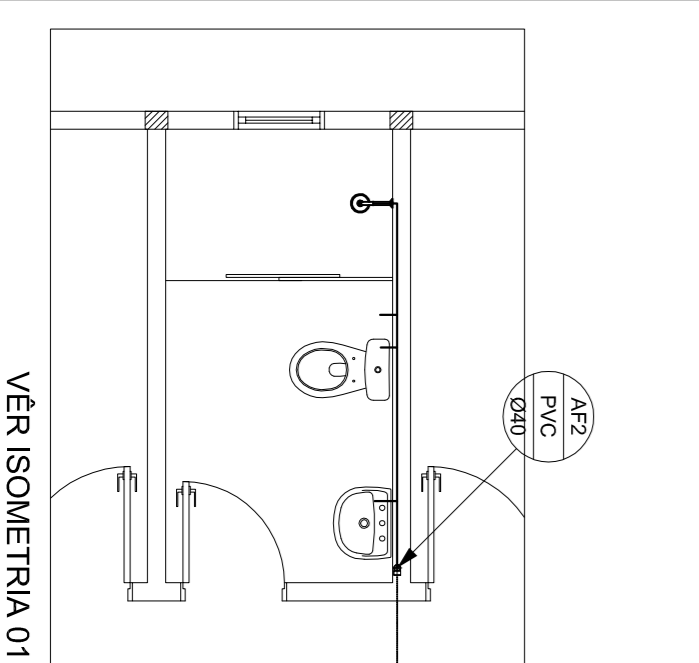

COBERTURA-Barriete

PVC Soldável marrom


Quant.	Und.	Dimensão	Descrição
3.935	Barra	40mm	Tubo PVC Soldável marrom (NBR 5648/pe CP19)
2.949	Barra	25mm	Tubo PVC Soldável marrom (NBR 5648/pe CP19)
2	pc	40mmx1,1/4"	Adaptador longo c/flanges livres-cx.d'água
1	pc	25mmx3/4"	Adaptador longo c/flanges livres-cx.d'água
6	pc	40mmx25mm	Bucha de redução longa
4	pc	40mm	Joelho 45
8	pc	40mm	Joelho 90
4	pc	25mm	Joelho 90
2	pc	40mm	Tê

LEGENDA:

- PVC Soldável marrom**
- Adaptador longo c/flanges livres-cx.d'água 25mmx3/4" (Detalhado em Planta)
 - Adaptador longo c/flanges livres-cx.d'água 40mmx1,1/4" (Detalhado em Planta)
 - Bucha de redução longa 40mmx25mm (Detalhado em Planta)
 - Joelho 45 40mm (Detalhado em Planta)
 - Joelho 90 25mm (Detalhado/Disco)
 - Joelho 90 25mm (Detalhado/Disco)
 - Joelho 90 40mm (Detalhado/Solho)
 - Joelho 90 40mm (Detalhado/Disco)
 - Joelho 90 40mm (Detalhado/Solho)
 - Tê 40mm (Detalhado em Planta)
- PRUMADAS**
- AF1 PVC Ø25
 - AF2 PVC Ø40
 - AF3 PVC Ø40
 - AF4 PVC Ø40

TUBULAÇÃO

- Tubo PVC Soldável marrom (NBR 5648/pe CP19) 25mm (Detalhado)
- Tubo PVC Soldável marrom (NBR 5648/pe CP19) 40mm (Detalhado)
- Tubo PVC Soldável marrom (NBR 5648/pe CP19) (Utilitário)

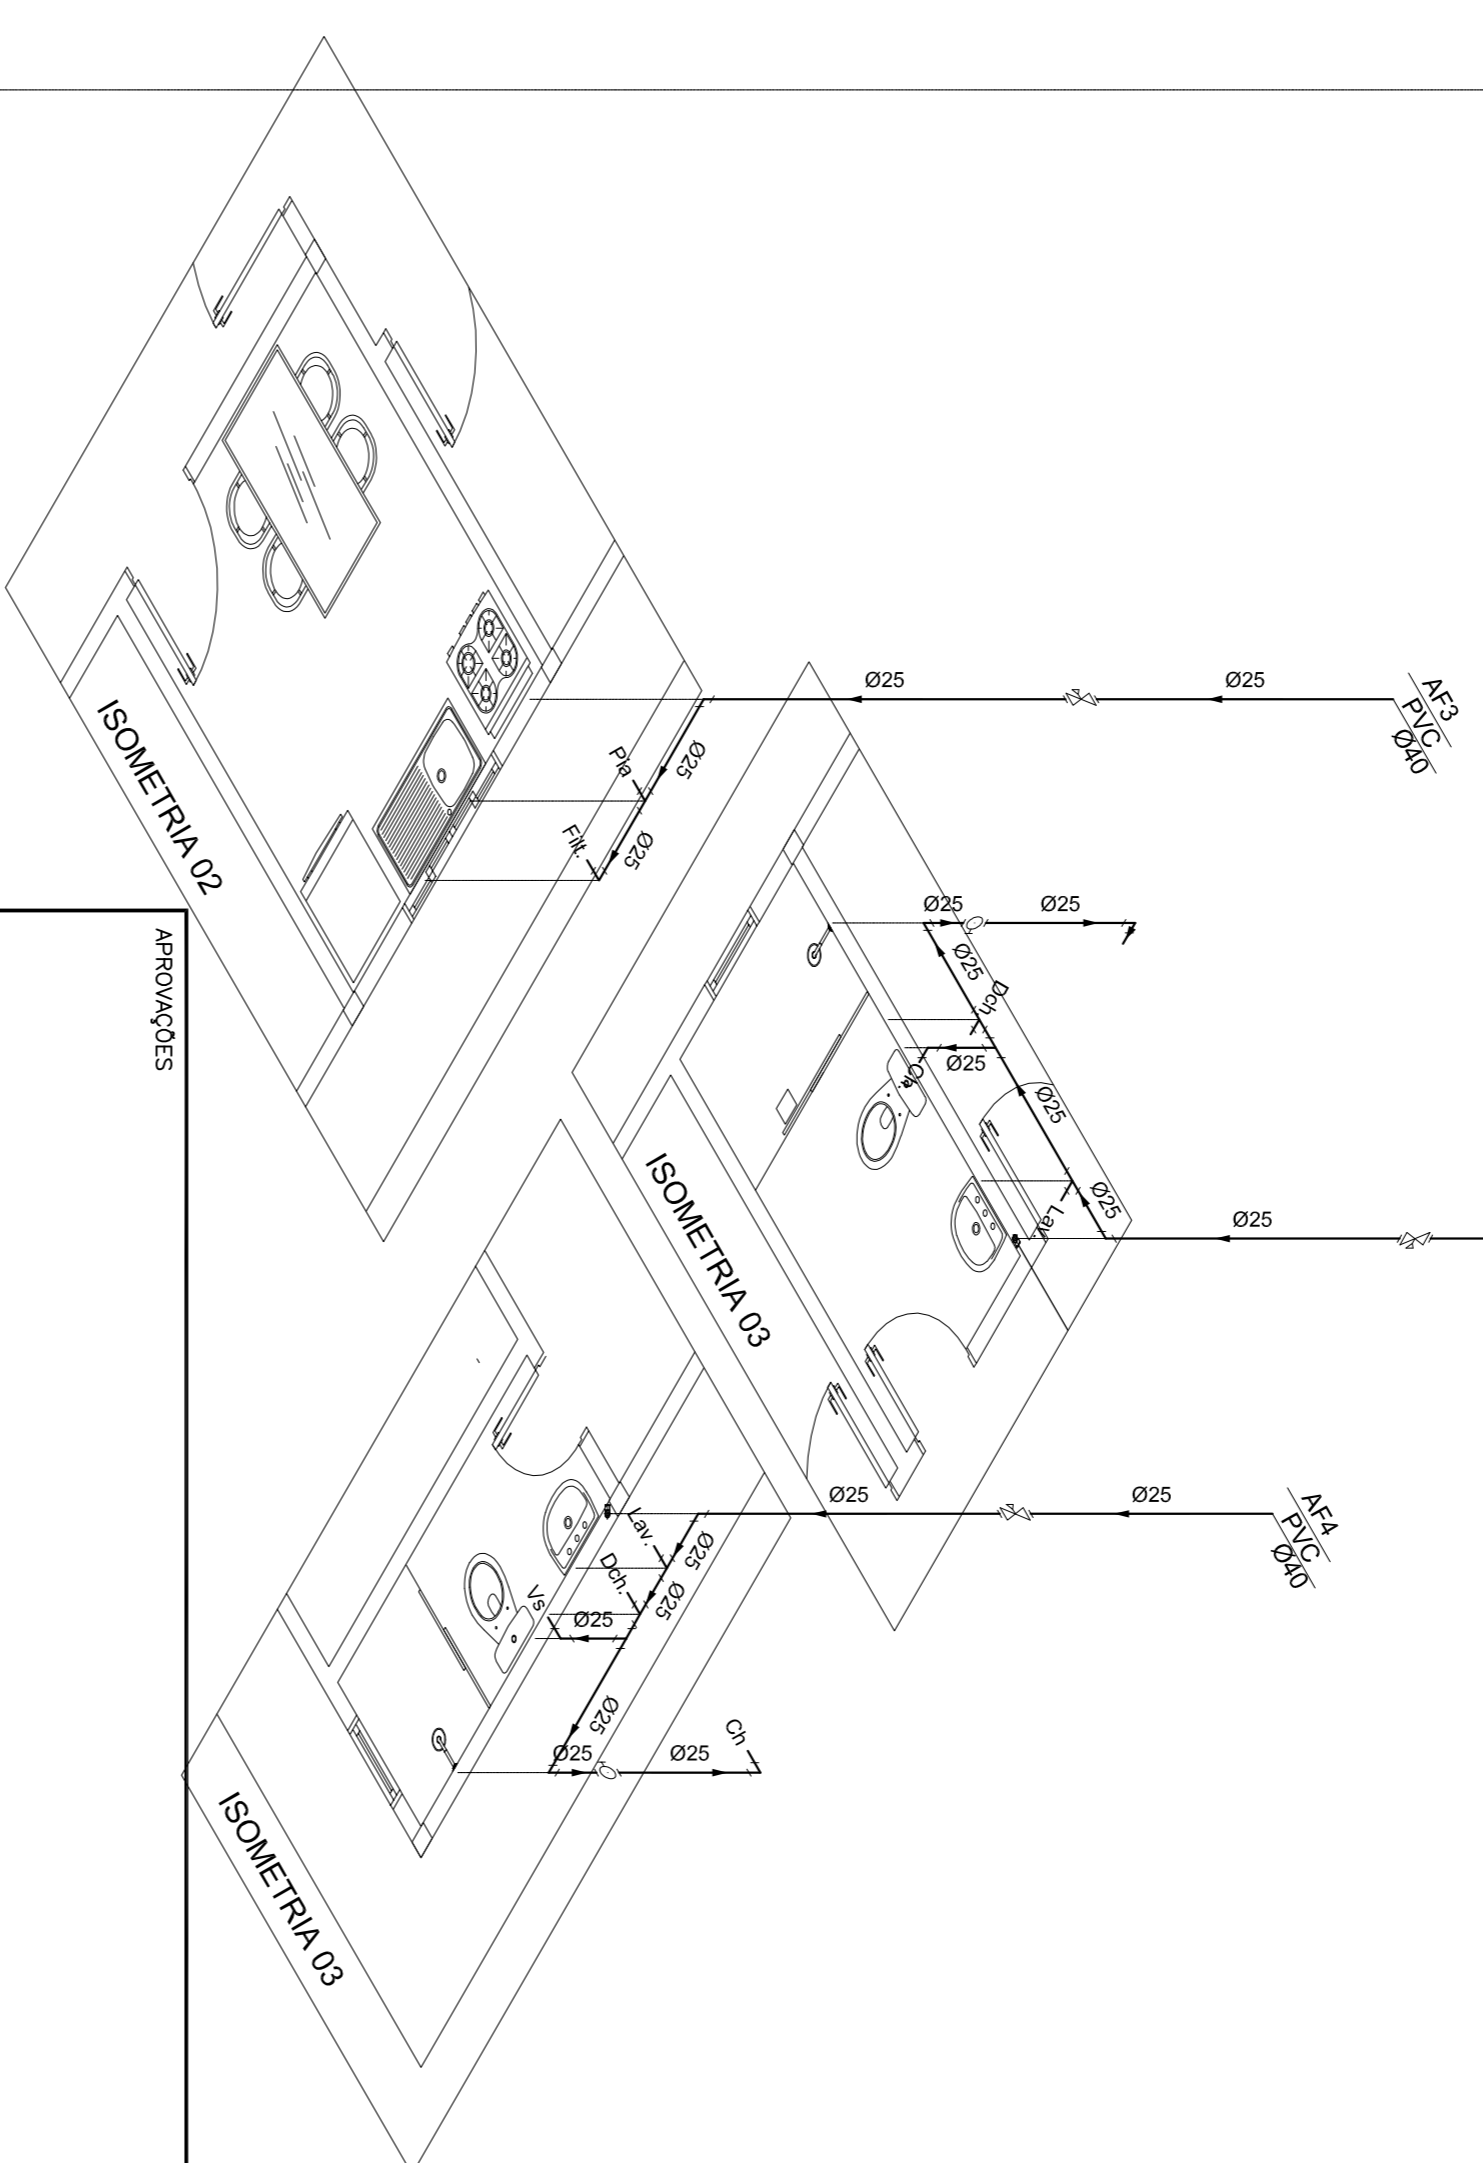

PREFEITURA MUNICIPAL DE AVEIRO
 AV. HUMBERTO DE ABBEU FRAZÃO - CENTRO - AVEIRO - BA
 E-mail: aveiro.pm@bol.com.br

PROJETO DE INSTALAÇÃO HIDRÁULICA

PROPRIETÁRIO: PREFEITURA MUNICIPAL DE AVEIRO

AUTOR DO PROJETO: José Clayton G. Saldanha - Eng.º CIVIL CREA : 13.578D PA

RESPONSÁVEL TÉCNICO: José Clayton G. Saldanha - Eng.º CIVIL CREA : 13.578D PA

ÁREAS: José Clayton G. Saldanha - Eng.º CIVIL CREA : 13.578D PA

CONTEÚDO: PLANTA BAIXA DA INSTALAÇÃO HIDRÁULICA
 PROJEÇÃO DOS BARRIETES
 LEGENDA E LISTA DE MATERIAIS
 ISOMETRIA
 DETALHES

DATA: MAIO/2017 ESCALA: 1:50 DESENHO/Autor: JOSÉ CLAYTON FOLHA: 01/01