


PLANTA BAIXA
 ESC: 1/100

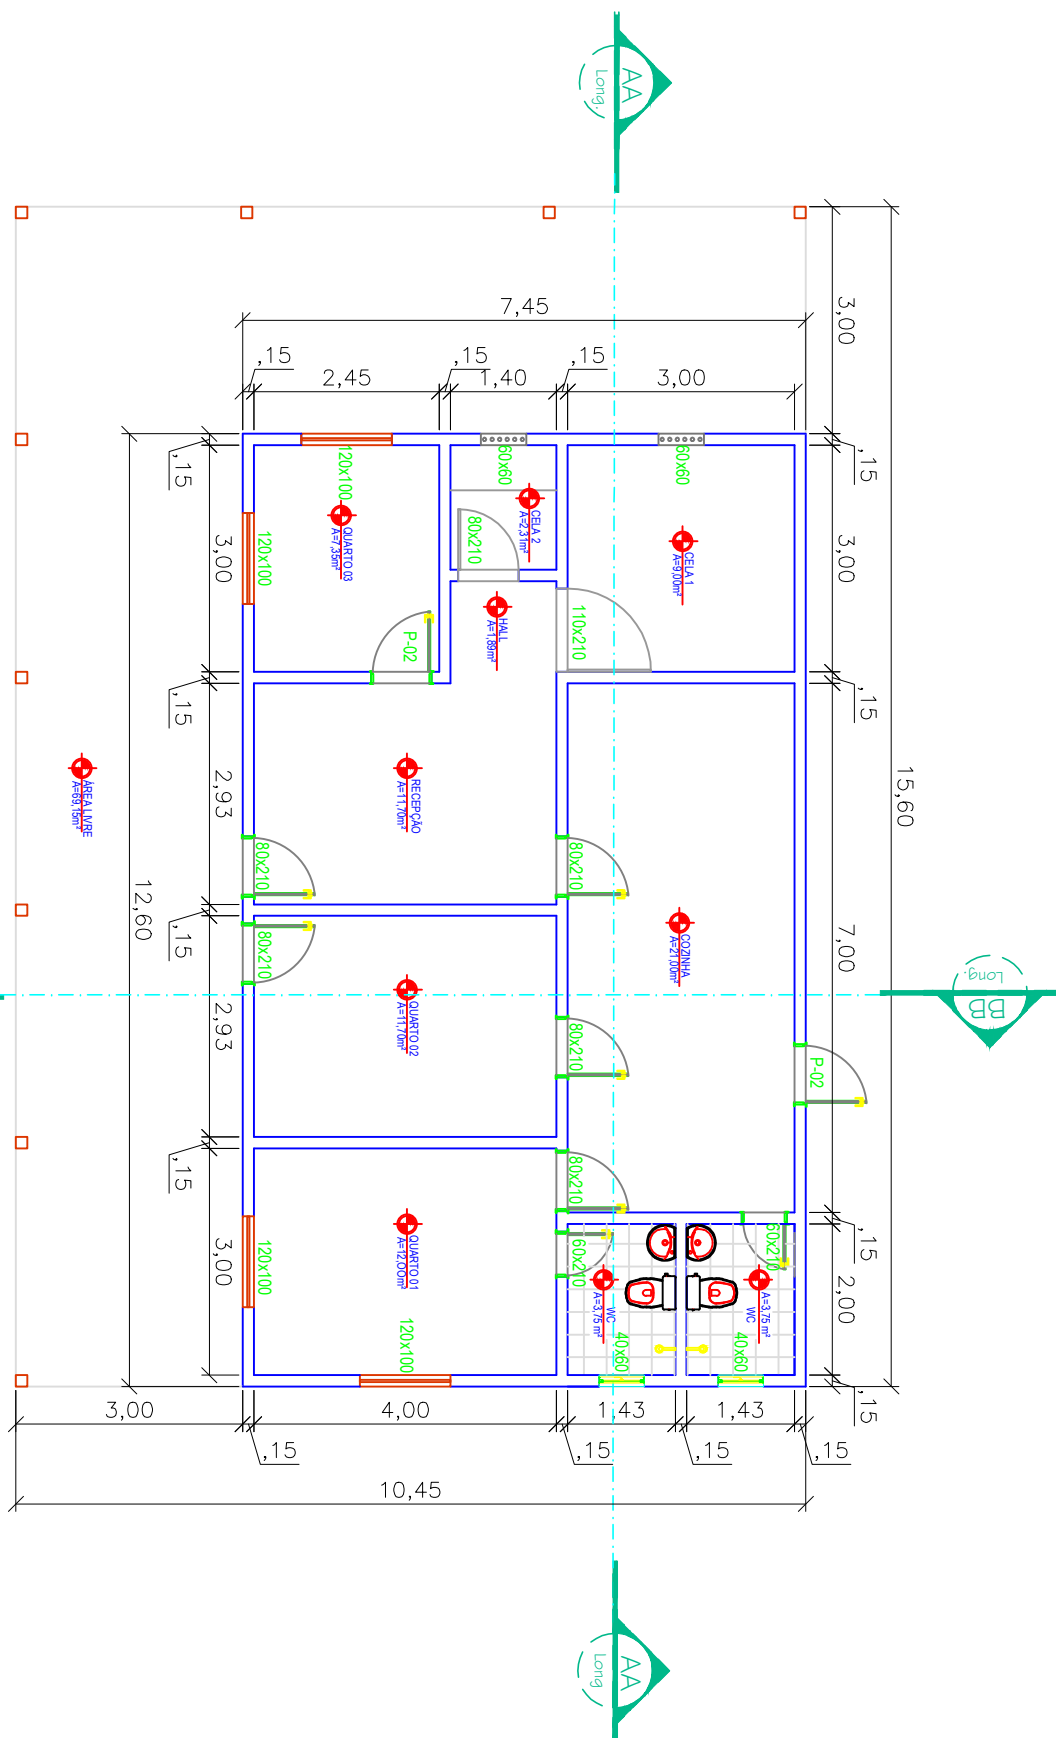

PREFEITURA MUNICIPAL DE AVEIRO
 CNPJ: 04.542.916/0001-24

JOSÉ CLEYTON G SALDANHA
 Engenheiro Civil
 Responsável Técnico
 CREA-PA: 13.578D/PA

PROPRIETÁRIO: POSTO POLICIAL

ENDEREÇO: Forlândia- AVEIRO- PA

PROJETO: Institucional

ESCALA: 1/100

DATA: 09/05/2017

PRANCHA N°

ASSUNTO:

Planta Baixa Arquitetônica

02 / 03